


AFFAIRE : RN26 : HANGAR B

OBJET : RN26 : AAP Avis n° 2020/RN26

ECHELLE : 1 / 350°	Date :	Nature des modifications :	Dessiné :	Vérif. :	Ind. :
	03/11/20	Mise à jour	A.Rachine		B
	07/05/18	Mise à jour	A.Rachine		A
	28/01/11	Création	A.Rachine		A


Chambre de Commerce et d'Industrie  
 de l'Aude, antenne de Narbonne  
 01, Avenue du Forum - CS 47 101 - ZI de Croix Sud  
 11785 NARBONNE Cedex  
 Tel : 04 68 42 71 11 - Fax : 04 68 42 71 12  
 Mail : s.technique@auda.cci.fr

PLANN° : 167 - 01  
 DATE : 04/11/2020

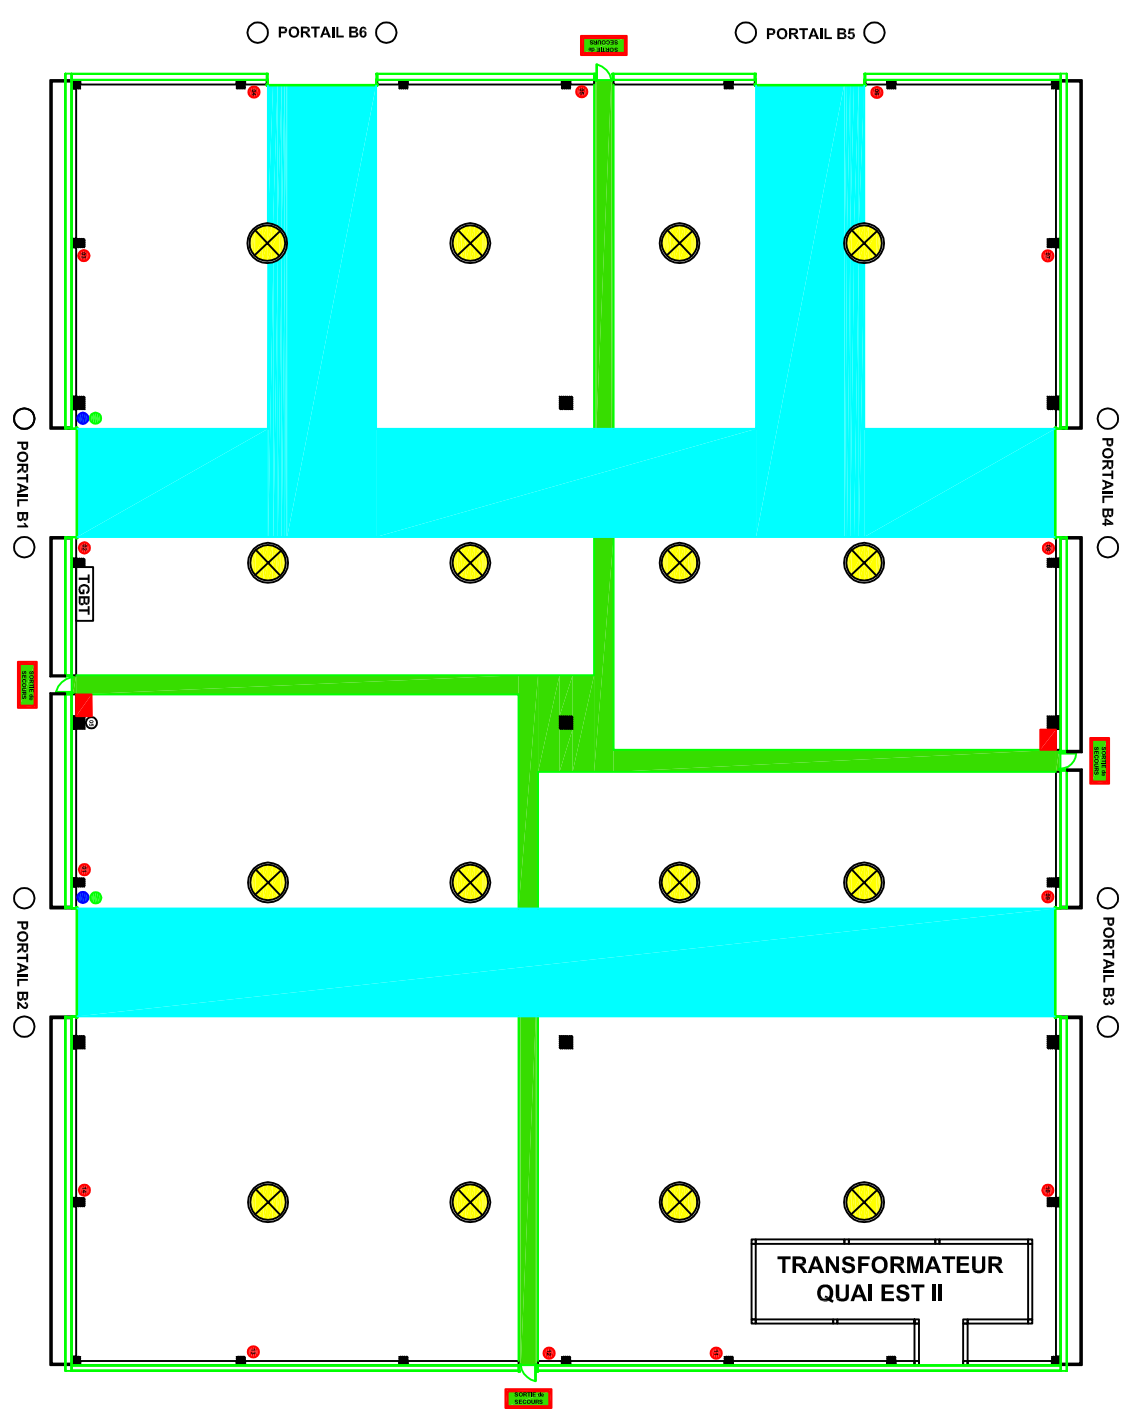

- EXTINCTEUR A EAU PULVERISER 9L
- EXTINCTEUR DYOXIDE 5KG
- COMMANDE EVACUATION DES FUMÉES
- PRISES DE COURANT 220V
- PRISES DE COURANT 380V

**PLAN DE MASSE PORT de PORT LA NOUVELLE**  
**HANGAR B**

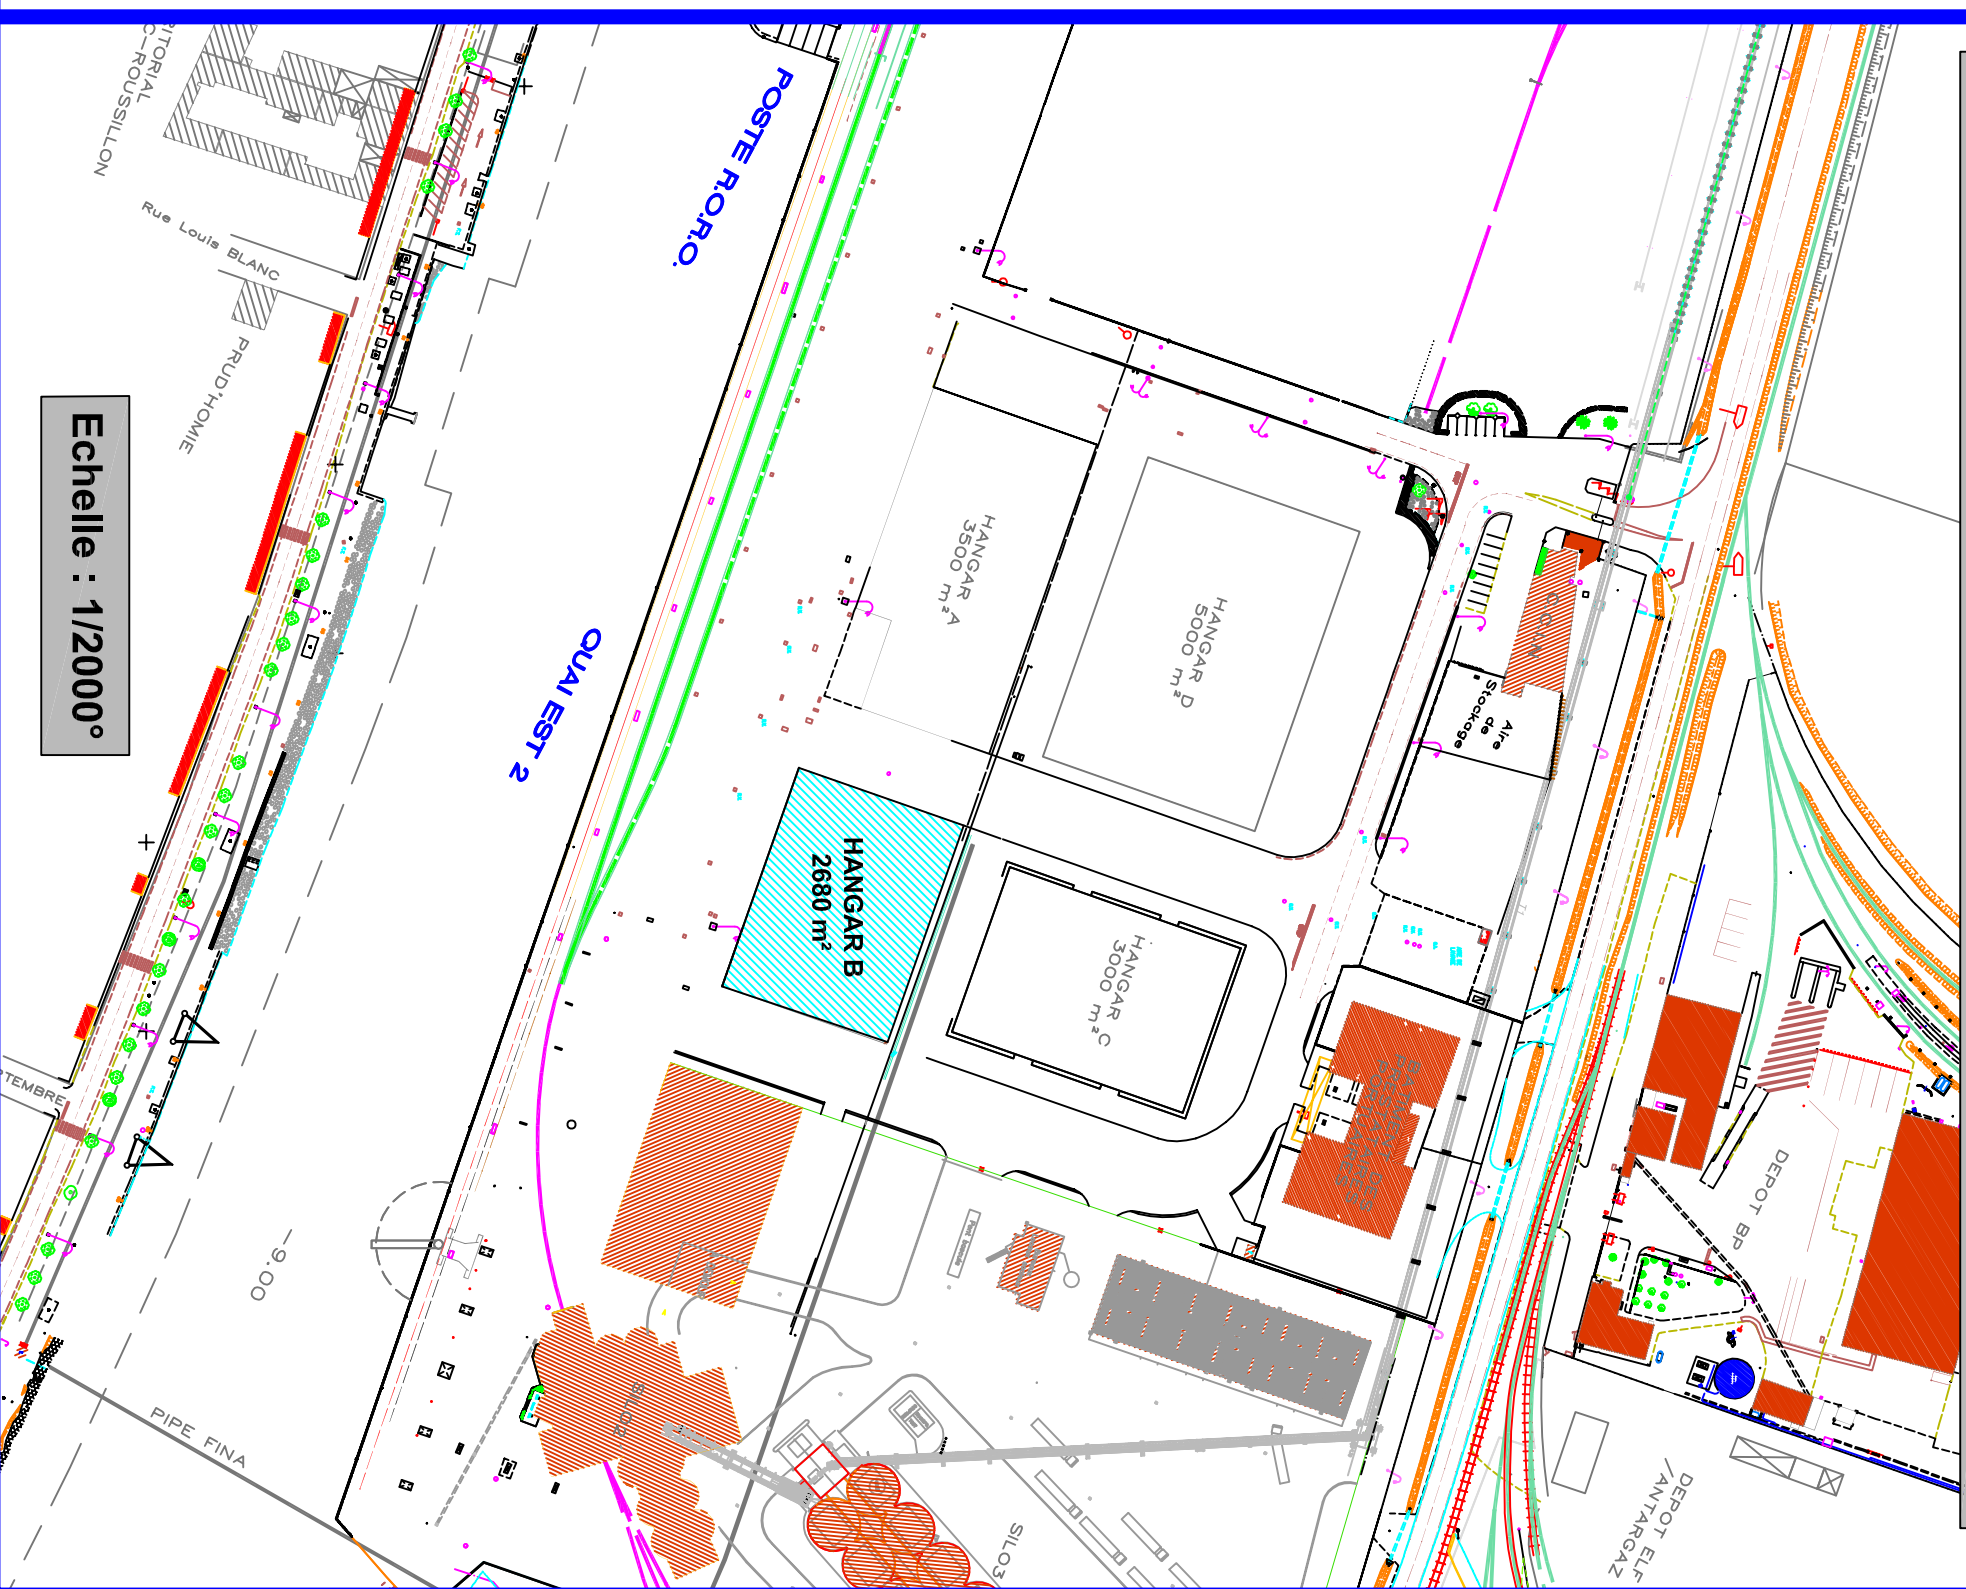

Echelle : 1/2000°